


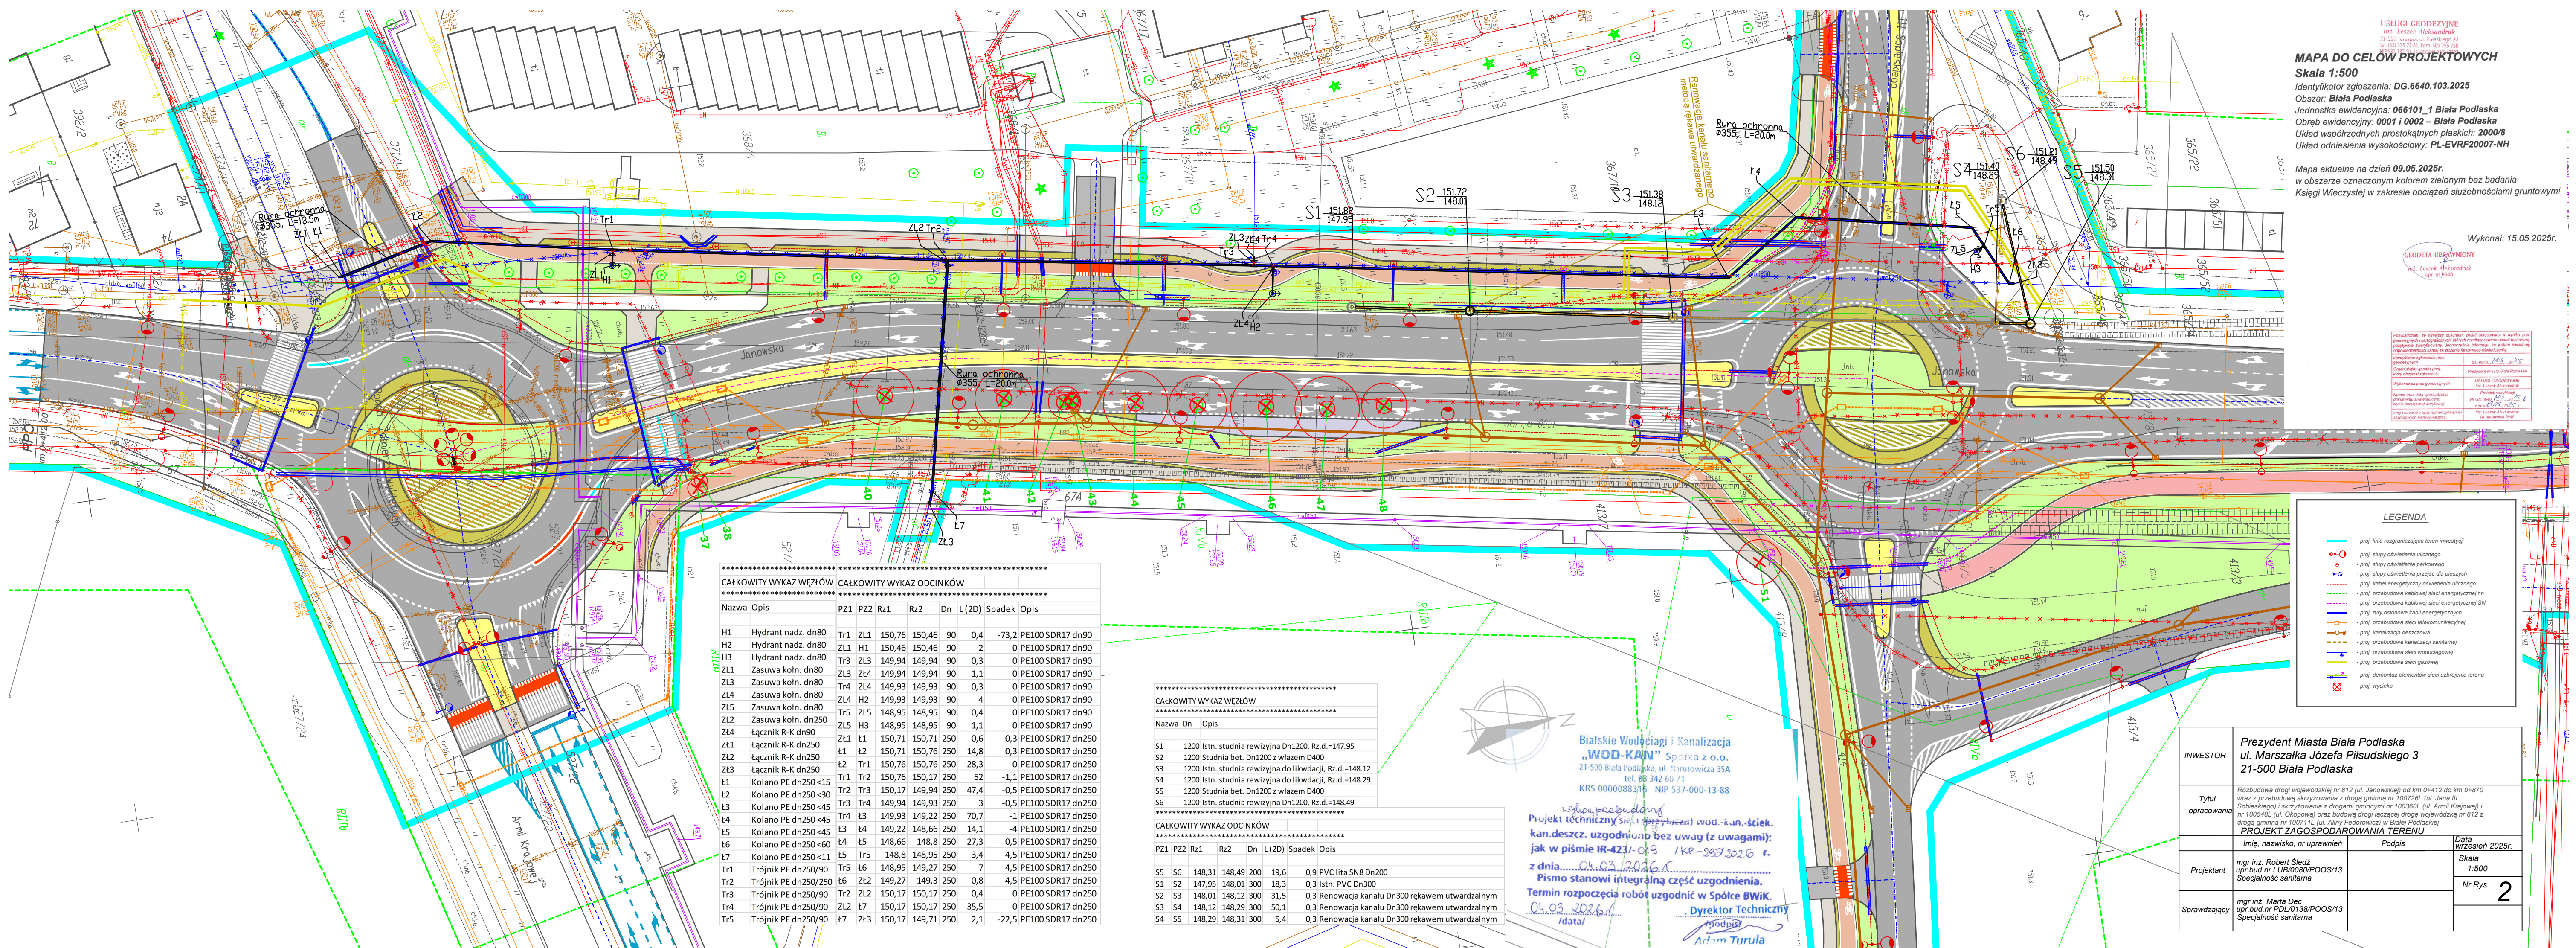

USŁUGI GEODEZYJNE
mgr inż. Leszek Aleksandrak
23-500 Szumowo, ul. Pułaskiego 22
tel. (83) 375 27 81, kom. 503 755 758

MAPA DO CELÓW PROJEKTOWYCH
Skala 1:500
Identyfikator zgłoszenia: DG.6640.103.2025
Obszar: **Biała Podlaska**
Jednostka ewidencyjna: **066101_1 Biała Podlaska**
Obręb ewidencyjny: **0001 i 0002 – Biała Podlaska**
Układ współrzędnych prostokątnych płaskich: **2000/8**
Układ odniesienia wysokościowy: **PL-EVRF20007-NH**

Mapa aktualna na dzień: **09.05.2025r.**
na obszarze oznaczonym kolorem zielonym bez badania
Księgi Wieczystej w zakresie obciążeń służebnościami gruntowymi

Wykonar: 15.05.2025r.

GEODETA UPRAWNIONY
mgr inż. Leszek Aleksandrak
wpis nr 6040

Powiadzam, że niniejszy dokument został opracowany w wyniku pracy geodetycznej i kadastrowej, których rezultaty zawiera specjalny techniczny załącznik mapowy. Autorskie informacje, że jestem świadomy odpowiedzialności karnej za złożenie fałszywego oświadczenia.

Wzrost i data urodzenia:	09.05.2025
Imię i nazwisko:	mgr inż. Leszek Aleksandrak
Podpis:	[Podpis]

- LEGENDA**
- proj. linia rozgraniczająca teren inwestycji
 - proj. słupy oświetlenia ulicznego
 - proj. słupy oświetlenia parkowego
 - proj. słupy oświetlenia przejść dla pieszych
 - proj. kabel energetyczny oświetlenia ulicznego
 - proj. przebudowa kablowej sieci energetycznej nn
 - proj. przebudowa kablowej sieci energetycznej SN
 - proj. rury osłonowe kabli energetycznych
 - proj. przebudowa sieci telekomunikacyjnej
 - proj. kanalizacja deszczowa
 - proj. przebudowa kanalizacji sanitarnej
 - proj. przebudowa sieci wodociągowej
 - proj. przebudowa sieci gazowej
 - proj. demontaż elementów sieci uzbrojenia terenu
 - proj. wycinka

INWESTOR	Prezydent Miasta Biała Podlaska ul. Marszałka Józefa Piłsudskiego 3 21-500 Biała Podlaska		
Tytuł opracowania	Rozbudowa drogi wojewódzkiej nr 812 (ul. Janowskiej) od km 0+412 do km 0+870 wraz z przebudową skrzyżowania z drogą gminną nr 100726L (ul. Jana III Sobieskiego) i skrzyżowania z drogami gminnymi nr 100360L (ul. Armii Krajowej) i nr 100548L (ul. Okopowa) oraz budową drogi łączącej drogę wojewódzką nr 812 z drogą gminną nr 100711L (ul. Aliny Fedorowicz) w Białej Podlaskiej PROJEKT ZAGOSPODAROWANIA TERENU		
	Imię, nazwisko, nr uprawnień	Podpis	Data września 2025r.
Projektant	mgr inż. Robert Siedz upr.bud.nr LUB/0080/POOS/13 Specjalność sanitarna		Skala 1:500 Nr Rys 2
Sprawdzający	mgr inż. Marta Dec upr.bud.nr PDL/0138/POOS/13 Specjalność sanitarna		

CAŁKOWITY WYKAZ WĘZŁÓW		CAŁKOWITY WYKAZ ODCINKÓW							

Nazwa	Opis	PZ1	PZ2	Rz1	Rz2	Dn	L (2D)	Spadek	Opis
H1	Hydrant nadz. dn80	Tr1	ZL1	150,76	150,46	90	0,4	-73,2	PE100 SDR17 dn90
H2	Hydrant nadz. dn80	ZL1	H1	150,46	150,46	90	2	0	PE100 SDR17 dn90
H3	Hydrant nadz. dn80	Tr3	ZL3	149,94	149,94	90	0,3	0	PE100 SDR17 dn90
ZL1	Zasuwa kołn. dn80	ZL3	ZL4	149,94	149,94	90	1,1	0	PE100 SDR17 dn90
ZL4	Zasuwa kołn. dn80	Tr4	ZL4	149,93	149,93	90	0,3	0	PE100 SDR17 dn90
ZL5	Zasuwa kołn. dn80	ZL4	H2	149,93	149,93	90	4	0	PE100 SDR17 dn90
ZL2	Zasuwa kołn. dn250	Tr5	ZL5	148,95	148,95	90	0,4	0	PE100 SDR17 dn90
ZL4	łącznik R-K dn90	ZL5	H3	148,95	148,95	90	1,1	0	PE100 SDR17 dn90
ZL1	łącznik R-K dn250	ZL1	L1	150,71	150,71	250	0,6	0,3	PE100 SDR17 dn250
ZL2	łącznik R-K dn250	L1	L2	150,71	150,76	250	14,8	0,3	PE100 SDR17 dn250
ZL3	łącznik R-K dn250	L2	Tr1	150,76	150,76	250	28,3	0	PE100 SDR17 dn250
L1	Kolano PE dn250 <15	Tr1	Tr2	150,76	150,17	250	52	-1,1	PE100 SDR17 dn250
L2	Kolano PE dn250 <30	Tr2	Tr3	150,17	149,94	250	47,4	-0,5	PE100 SDR17 dn250
L3	Kolano PE dn250 <45	Tr3	Tr4	149,94	149,93	250	3	-0,5	PE100 SDR17 dn250
L4	Kolano PE dn250 <45	Tr4	L3	149,93	149,22	250	70,7	-1	PE100 SDR17 dn250
L5	Kolano PE dn250 <45	L3	L4	149,22	148,66	250	14,1	-4	PE100 SDR17 dn250
L6	Kolano PE dn250 <45	L4	L5	148,66	148,8	250	27,3	0,5	PE100 SDR17 dn250
L7	Kolano PE dn250 <60	L5	Tr5	148,8	148,95	250	3,4	4,5	PE100 SDR17 dn250
L7	Kolano PE dn250 <11	Tr5	L6	148,95	149,27	250	7	4,5	PE100 SDR17 dn250
Tr1	Trójnik PE dn250/90	L6	ZL2	149,27	149,3	250	0,8	4,5	PE100 SDR17 dn250
Tr2	Trójnik PE dn250/250	L7	ZL2	150,17	150,17	250	0,4	0	PE100 SDR17 dn250
Tr3	Trójnik PE dn250/90	ZL2	L7	150,17	150,17	250	35,5	0	PE100 SDR17 dn250
Tr4	Trójnik PE dn250/90	L7	ZL3	150,17	149,71	250	2,1	-22,5	PE100 SDR17 dn250
Tr5	Trójnik PE dn250/90								

CAŁKOWITY WYKAZ WĘZŁÓW		
Nazwa	Dn	Opis
S1	1200	Istn. studnia rewizyjna Dn1200, Rz.d.=147,95
S2	1200	Studnia bet. Dn1200 z włazem D400
S3	1200	Istn. studnia rewizyjna do likwidacji, Rz.d.=148,12
S4	1200	Istn. studnia rewizyjna do likwidacji, Rz.d.=148,29
S5	1200	Studnia bet. Dn1200 z włazem D400
S6	1200	Istn. studnia rewizyjna Dn1200, Rz.d.=148,49

CAŁKOWITY WYKAZ ODCINKÓW								
PZ1	PZ2	Rz1	Rz2	Dn	L (2D)	Spadek	Opis	
S5	S6	148,31	148,49	200	19,6	0,9	PVC lita SN8 Dn200	
S1	S2	147,95	148,01	300	18,3	0,3	Istn. PVC Dn300	
S2	S3	148,01	148,12	300	31,5	0,3	Renowacja kanału Dn300 rękawem utwardzalnym	
S3	S4	148,12	148,29	300	50,1	0,3	Renowacja kanału Dn300 rękawem utwardzalnym	
S4	S5	148,29	148,31	300	5,4	0,3	Renowacja kanału Dn300 rękawem utwardzalnym	

Białskie Wodociągi i Kanalizacja „WOD-KAN” Spółka z o.o.
21-500 Biała Podlaska, ul. Narutowicza 35A
tel. 88 342 60 71
KRS 0000088375 NIP 537-000-13-88

zgodnie z projektem
Projekt techniczny sieci wod.-kan.-ściek. kan. deszcz. uzgodniono bez uwag (z uwagami): jak w piśmie IR-423/-049 1KP-295/2026 r. z dnia 04.03.2026 r.
Pismo stanowi integralną część uzgodnienia.
Termin rozpoczęcia robót uzgodnić w Spółce BWiK.
04.03.2026 r.
/data/

Dyrektor Techniczny
Adam Turula