


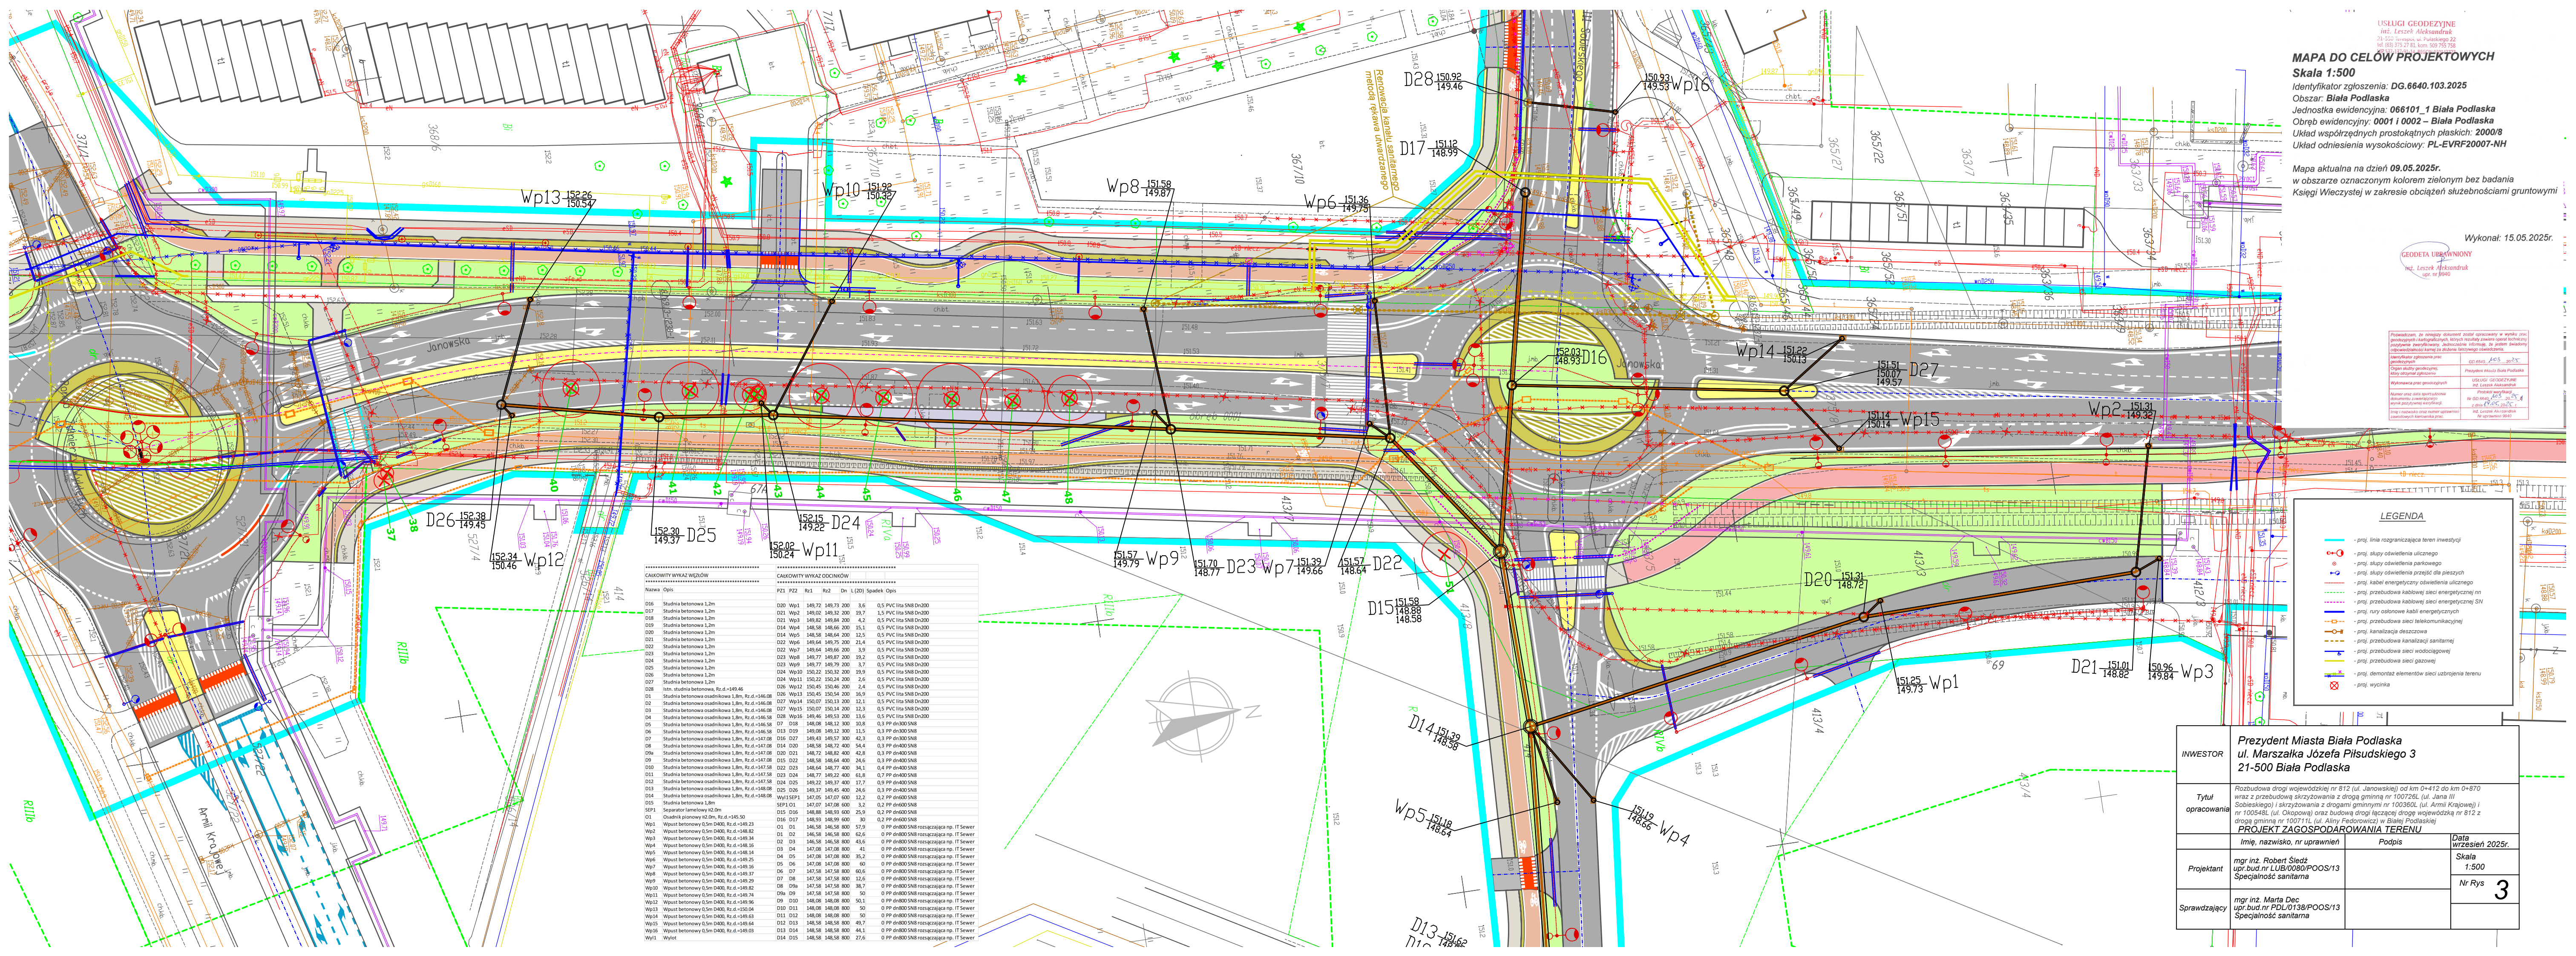

USŁUGI GEODEZYJNE
mgr. Leszek Aleksandrak
23-500 Tomaszów ul. Pułaskiego 22
tel. (83) 375 27 81, kom. 503 755 758

MAPA DO CELÓW PROJEKTOWYCH
Skala 1:500
Identyfikator zgłoszenia: DG.6640.103.2025
Obszar: **Biała Podlaska**
Jednostka ewidencyjna: **066101_1 Biała Podlaska**
Obręb ewidencyjny: **0001 i 0002 – Biała Podlaska**
Układ współrzędnych prostokątnych płaskich: **2000/8**
Układ odniesienia wysokościowy: **PL-EVRF20007-NH**

Mapa aktualna na dzień: **09.05.2025r.**
w obszarze oznaczonym kolorem zielonym bez badania
Księgi Wieczystej w zakresie obciążeń służebnościami gruntowymi

Wykonawca: 15.05.2025r.

GEODETA UPRAWNIONY
mgr. Leszek Aleksandrak
wpz nr 0000

Przekazując ten niniejszy dokument został opracowany w wyniku pracy geodezyjnych i kartograficznych, których rezultaty zawiera opisanie techniczne, oparte na pomiarach terenowych, dokumentacji fotograficznej, do której włączył się autor niniejszego projektu. Wskazuję na to, że niniejszy dokument jest zgodny z rzeczywistością i nie zawiera błędów, które mogłyby mieć wpływ na jego wykorzystanie.

Wskazuję na to, że niniejszy dokument jest zgodny z rzeczywistością i nie zawiera błędów, które mogłyby mieć wpływ na jego wykorzystanie.

Wskazuję na to, że niniejszy dokument jest zgodny z rzeczywistością i nie zawiera błędów, które mogłyby mieć wpływ na jego wykorzystanie.

LEGENDA

- proj. linia rozgraniczająca teren inwestycji
- proj. słupy oświetlenia ulicznego
- proj. słupy oświetlenia parkowego
- proj. słupy oświetlenia przejść dla pieszych
- proj. kable energetyczne oświetlenia ulicznego
- proj. przewód kablowy sieci energetycznej nn
- proj. przewód kablowy sieci energetycznej SN
- proj. rury osłonowe kable energetycznych
- proj. przewód sieci telekomunikacyjnej
- proj. przewód sieci deszczowej
- proj. przewód kanalizacji sanitarnej
- proj. przewód sieci wodociągowej
- proj. przewód sieci gazowej
- proj. demontaż elementów sieci uzbrojenia terenu
- proj. wyznika

INWESTOR	Prezydent Miasta Biała Podlaska ul. Marszałka Józefa Piłsudskiego 3 21-500 Biała Podlaska		
Tytuł opracowania	Rozbudowa drogi wojewódzkiej nr 812 (ul. Janowskiej) od km 0+412 do km 0+870 wraz z przebudową skrzyżowania z drogą gminną nr 100726L (ul. Jana III Sobieskiego) i skrzyżowania z drogami gminnymi nr 100360L (ul. Armii Krajowej) i nr 100546L (ul. Okopowa) oraz budową drogi łączącej drogę wojewódzką nr 812 z drogą gminną nr 100711L (ul. Aliny Fedorowicz) w Białej Podlaskiej		
	PROJEKT ZAGOSPODAROWANIA TERENU		
Projektant	Imię, nazwisko, nr uprawnień	Podpis	Data wzięcia 2025r.
	mgr inż. Robert Siedz upr. bud. nr LUB/0080/POOS/13 Specjalność sanitarna		Skala 1:500 Nr Rys 3
Sprawdzający	mgr inż. Marta Dec upr. bud. nr PDL/0138/POOS/13 Specjalność sanitarna		