


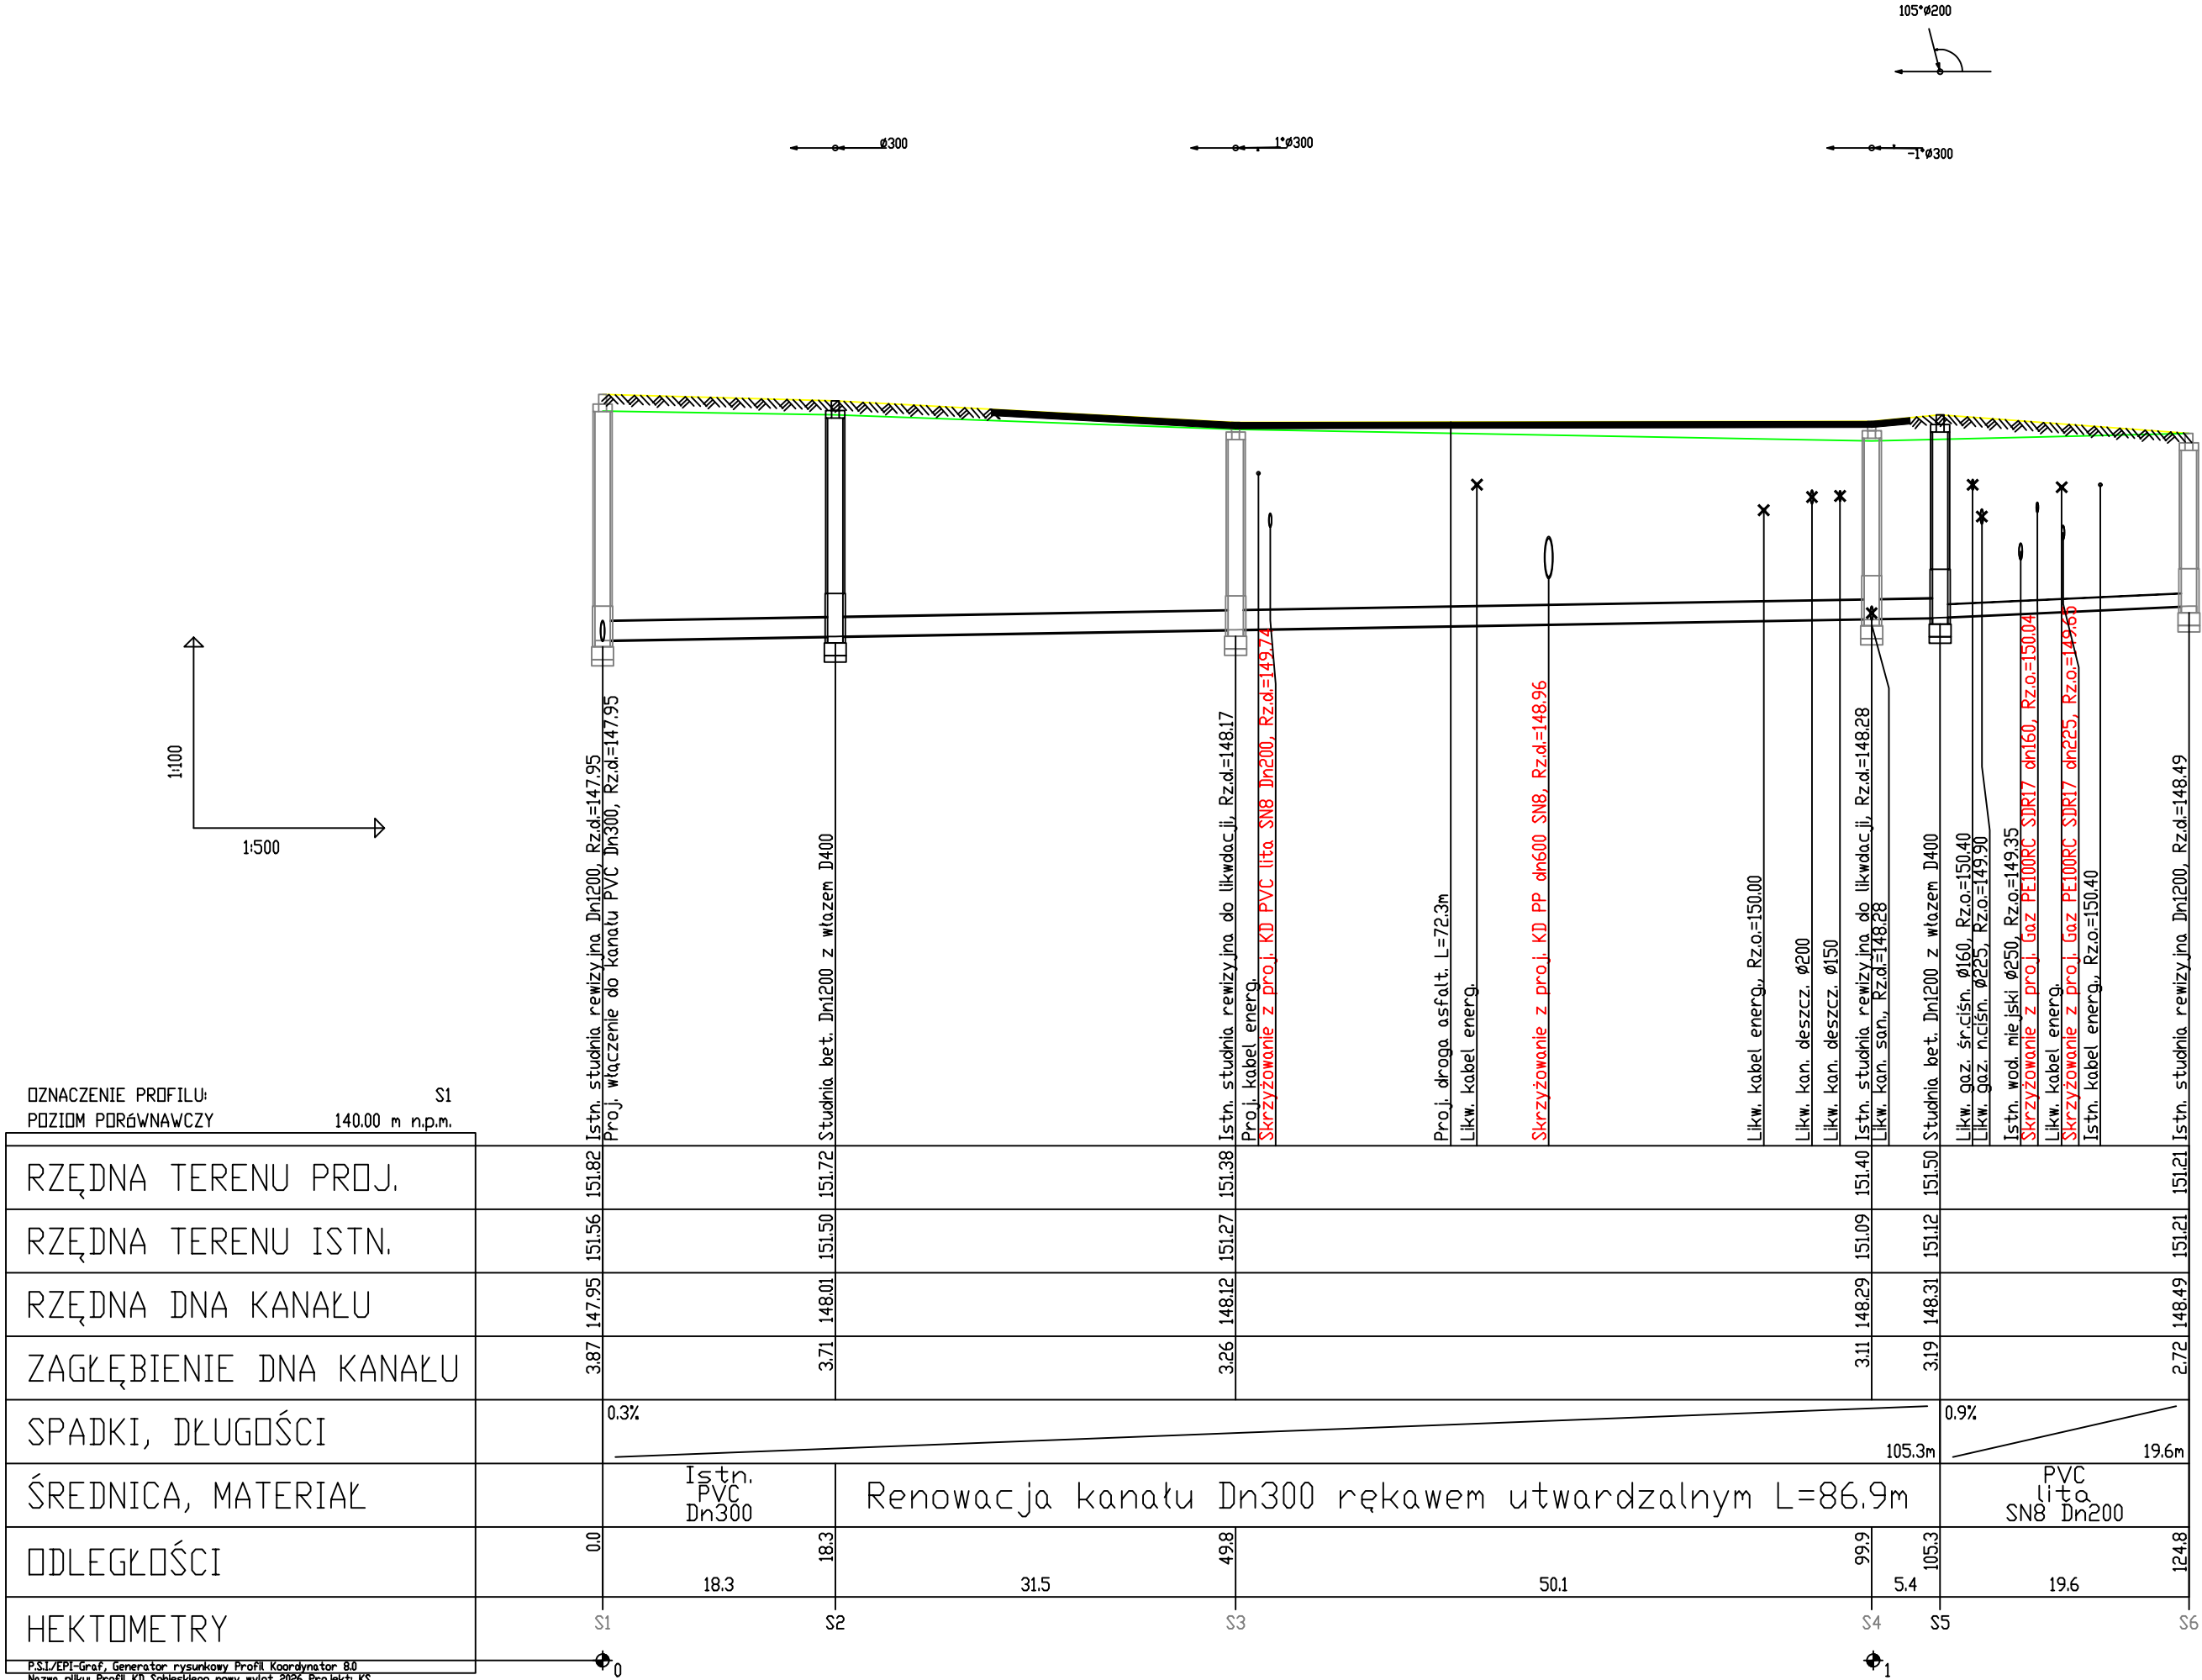

- UWAGI:**
- 1) Przed przystąpieniem do robót budowlano - montażowych, należy określić rzędne posadowienia uzbrojenia istniejącego na trasie proj. przewodu;
 - 2) W miejscach skrzyżowań z uzbrojeniem podziemnym roboty ziemne wykonać ręcznie pod nadzorem zainteresowanych służb;
 - 3) Istniejące uzbrojenie na trasie wykonywanej sieci należy zabezpieczyć;
 - 4) Przed przystąpieniem do wykonywania robót budowlanych, należy określić i zweryfikować rzędne w miejscach połączeń istniejącego sieci z projektowaną;
 - 5) W przypadku uszkodzenia znaku geodezyjnego należy go odtworzyć;

OZNACZENIE PROFILU:	S1
POZIOM PORÓWNAWCZY	140.00 m n.p.m.
RZĘDNA TERENU PROJ.	151.82
RZĘDNA TERENU ISTN.	151.56
RZĘDNA DNA KANAŁU	147.95
ZAGŁĘBIENIE DNA KANAŁU	3.87
SPADKI, DŁUGOŚCI	0.3%
ŚREDNICA, MATERIAŁ	Istn. PVC Dn300
ODLEGŁOŚCI	0.0
HEKTOMETRY	S1

P.S.I./EPI-Graf, Generator rysunkowy Profil Koordynator 8.0
Nazwa pliku Profil KD Sobieskiego nowy wylot 2026 Projekt KS

INWESTOR	Prezydent Miasta Białą Podlaską ul. Marszałka Józefa Piłsudskiego 3 21-500 Białą Podlaską		
Tytuł opracowania	Rozbudowa drogi wojewódzkiej nr 812 (ul. Janowskiej) od km 0+412 do km 0+870 wraz z przebudową skrzyżowania z drogą gminną nr 100726L (ul. Jana III Sobieskiego) i skrzyżowania z drogami gminnymi nr 100360L (ul. Armii Krajowej) i nr 100548L (ul. Okopową) oraz budową drogi łączącej drogę wojewódzką nr 812 z drogą gminną nr 100711L (ul. Aliny Fedorowicz) w Białej Podlaskiej PROFIL - kanalizacja sanitarna		
	Imię, nazwisko, nr uprawnień	Podpis	Data wrzesień 2025r.
Projektant	mgr inż. Robert Śledź upr.bud.nr LUB/0080/POOS/13 Specjalność sanitarna		Skala 1:100/1:500
Sprawdzający	mgr inż. Marta Dec upr.bud.nr PDL/0138/POOS/13 Specjalność sanitarna		Nr Rys 7